



PLANTA BAJA

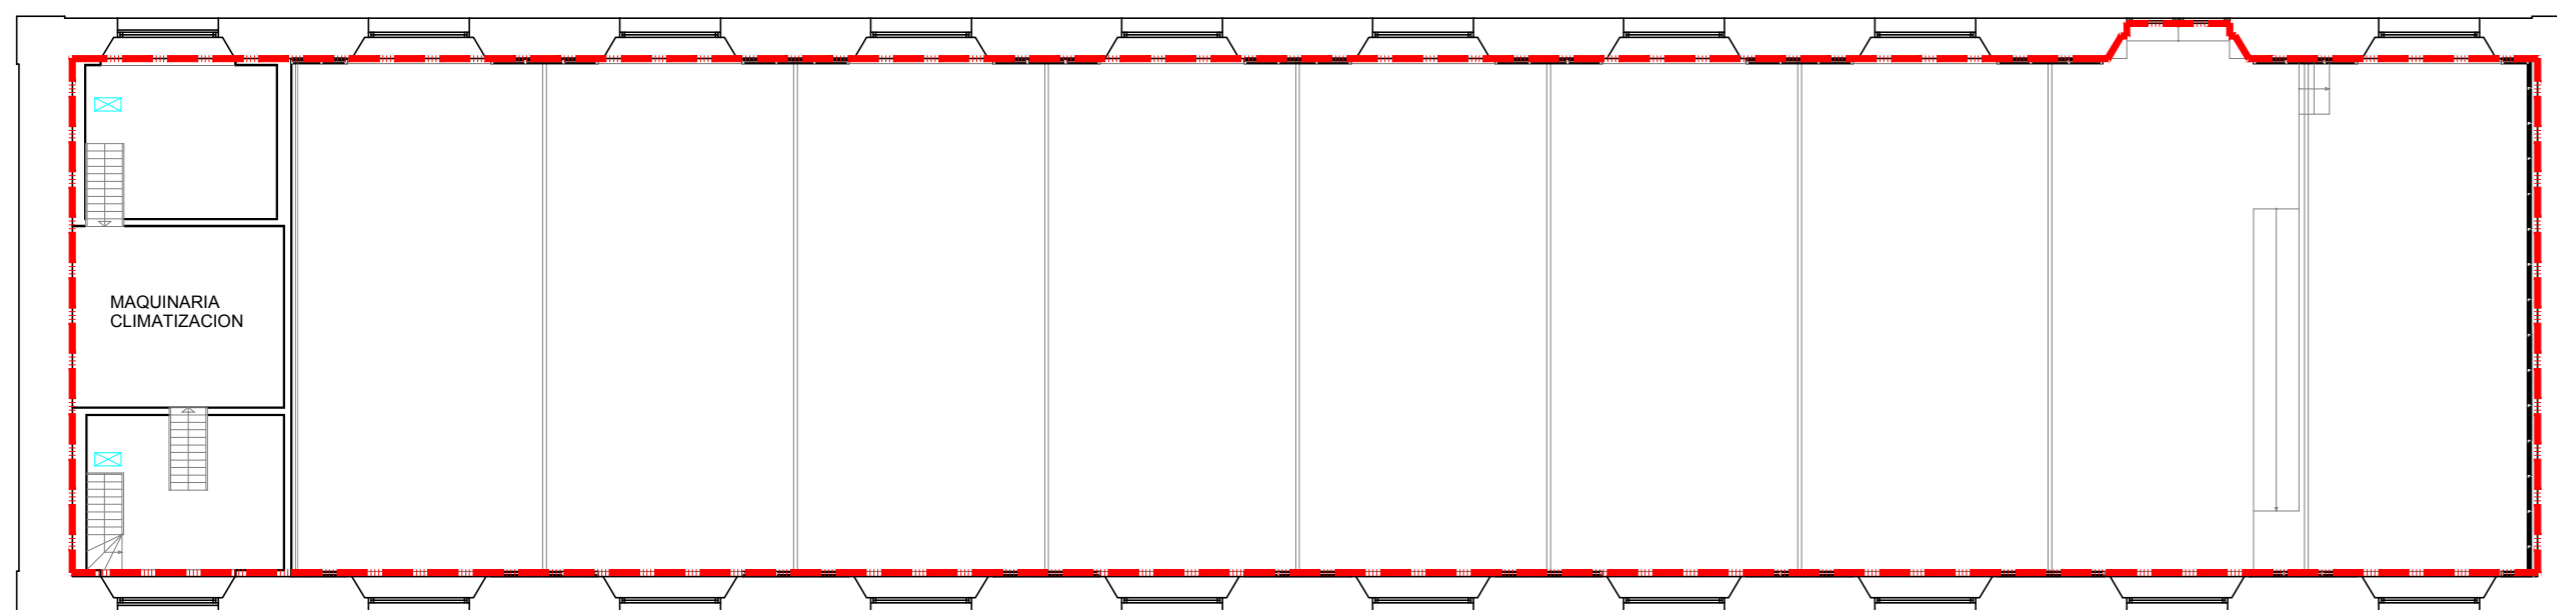

PLANTA PRIMERA

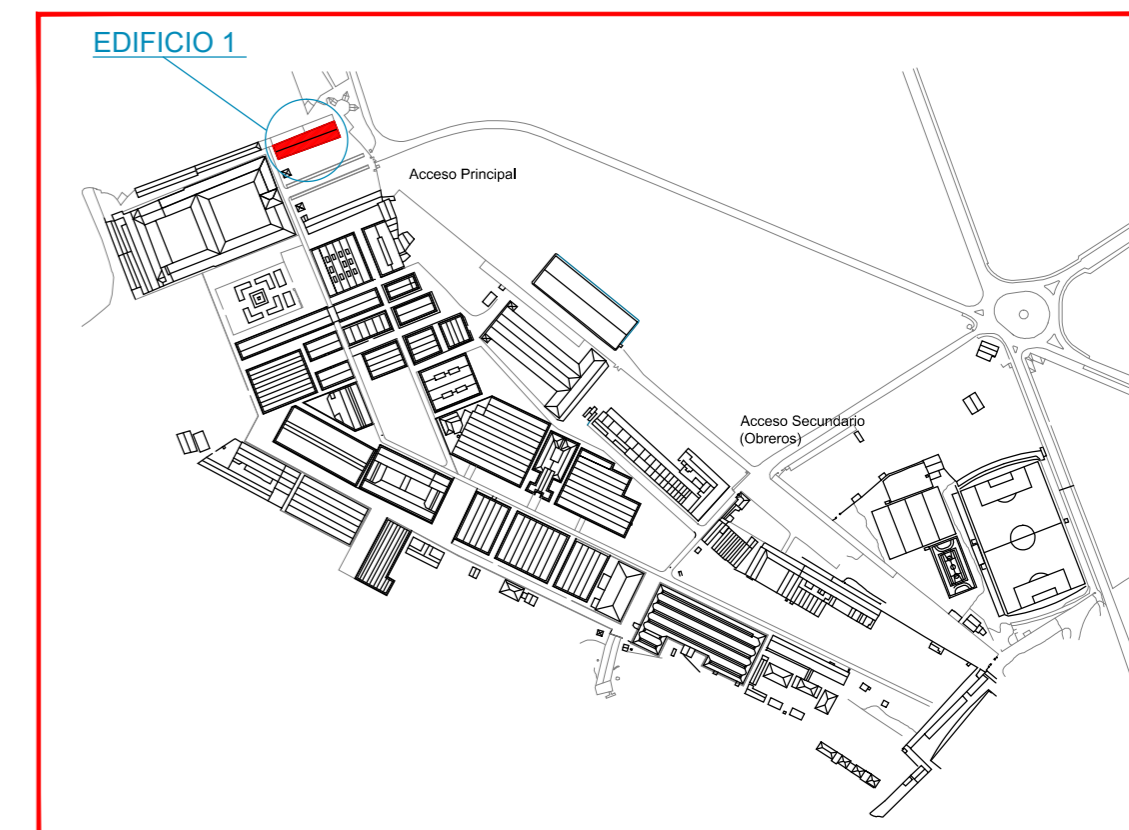

LEYENDA	
	VIA DE EVACUACION PRINCIPAL
	VIA DE EVACUACION ALTERNATIVA
	SECTOR DE INCENDIO
	DETECCION BARRERA INFRAROJOS
	AVISADOR DE ALARMA POR MEDIOS ACUSTICOS
	EXTINTOR DE CO ₂
	EXTINTOR DE POLVO POLIVALENTE
	CENTRAL DE DETECCION Y ALARMA
	PULSADOR DE ALARMA
	CUADRO ELECTRICO
	ALUMBRADO DE EMERGENCIA Y SEÑALIZACION
	BARRA ANTIPANICO
	SALIDA DE EMERGENCIA
	ACCESO A EDIFICIO
	POBLACION QUE EVACUA POR SALIDA SEÑALADA

SEÑALIZACION	

OCUPACION MAXIMA A EVACUAR
O CONFINAR EDIFICIO
P=265

	DENOMINACION PLAN DE AUTOPROTECCIÓN EDIFICIO 1 (MULTIUSOS) PLANTA BAJA Y PRIMERA	ESCALA: 1 / 150 DIBUJADO: B. PRADAS ABRIL-14 COMPROB: A. GOMEZ ABRIL-14 APROBADO: A. GOMEZ ABRIL-14
	CLIENTE FABRICA DE ARMAS DE TOLEDO	 FIRMADO: A. GOMEZ PLANO Nº 03